


PIANO PRIMO – SCALA 1:200

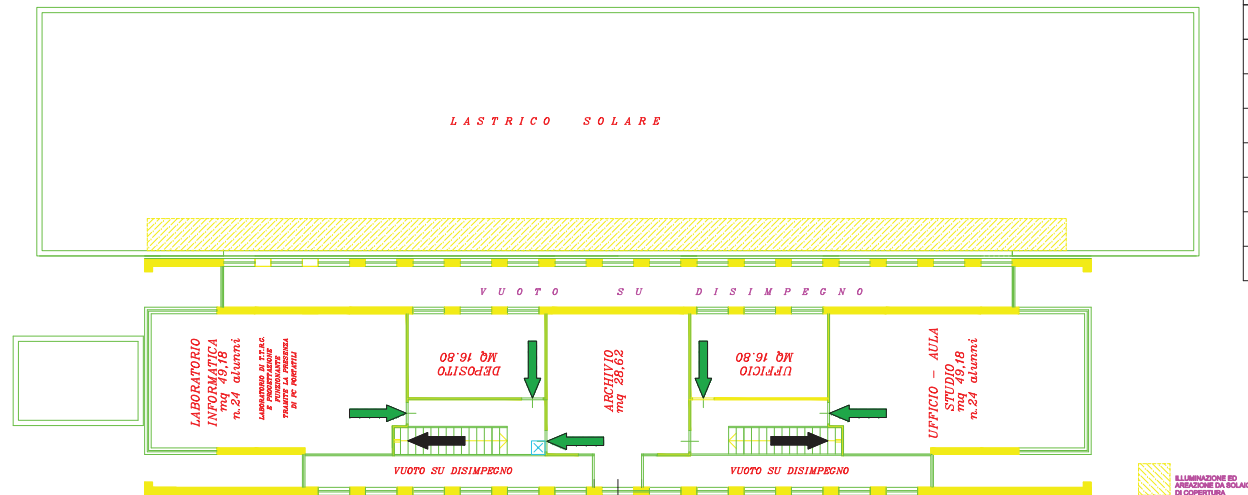

Legenda

	Cassetta pronto soccorso
	Percorso di uscita orizzontale
	Percorso di uscita in basso
	IDRANTE SU NASPO
	USCITE DI EMERGENZA
	ESTINTORE PORTATILE A POLVERE
	ESTINTORE PORTATILE AD ANIDRIDE CARBONICA
	PUNTO DI RACCOLTA
	LUCI DI SICUREZZA - ILLUMINAZIONE DI EMERGENZA
	ALLARME MANUALE
	QUADRO ELETTRICO

NUMERI DI EMERGENZA

	Vigili del fuoco	115
	Pronto soccorso	118
	Polizia	113
	Carabinieri	112

PROCEDURE PER L'EVACUAZIONE

- 1) Mantenere la calma - Non gridare - Evitare azioni rischiose - Non spingere
- 2) Segnalare al Responsabile dell'azienda il pericolo d'incendio
- 3) Utilizzare gli estintori per spegnere piccoli focolai seguendo le istruzioni ricevute
- 4) Portare aiuto ai portatori di handicap sino all'uscita di sicurezza più vicina
- 5) Abbandonare i locali chiudendo le finestre e le prote per evitare che l'incendio si propaghi, e seguire la segnaletica per l'uscita di emergenza
- 6) Non aprire le porte che non servono per seguire la via di fuga perché dietro potrebbe essersi sviluppato un incendio
- 7) Mettere in sicurezza le attrezzature di lavoro e/o macchine che state utilizzando, prima di uscire dal locale in cui vi trovate
- 8) Evitare di andare controcorrente e di tornare sui propri passi
- 9) Se si è immersi nel fumo, respirare col naso, a piccoli respiri proteggendosi con un fazzoletto bagnato, e camminare chinati, l'aria è migliore vicino al pavimento


PROCEDURE UTILIZZO PRESIDI ANTINCENDIO

TIPO DI INCENDIO		ESTINGUENTE ADATTO						COME USARLO	
DEFINIRE LA CLASSE DELL'INCENDIO	SCEGLIERE L'ESTINTORE ADATTO	ACQUA	SCHIUMA	ANIDRIDE CARBONICA (CO2)	POLVERE CHIMICA	POLVERE SPECIALE	FLUOBRENE E SIMILI	AZOTO	
	USARE QUESTI ESTINGUENTI								ACQUA (estintore e idrante): knersi ben saldi sulle gambe e dirigere il getto alla base delle fiamme. Non usare su parti in tensione. Togliere la corrente.
	COMBUSTIBILI ORDINARI: legno, carta, stracci, cartoni ecc.								SCHIUMA: non lanciare il getto nel liquido che brucia. lasciar cadere dolcemente la schiuma sul fuoco. Non usare su parti in tensione.
	USARE QUESTI ESTINGUENTI								ANIDRIDE CARBONICA E AZOTO: dirigere il getto il più possibile vicino al fuoco prima ai bordi delle fiamme e poi davanti e sopra. Non respirare i vapori.
	LIQUIDI INFIAMMABILI: olii, benzina, vernici ecc.								POLVERI: dirigere il getto alla base delle fiamme.
	USARE QUESTI ESTINGUENTI								FLUOBRENE e altri IDROCARBURI ALOGENATI: dirigere il getto alla base delle fiamme. Non respirare i vapori.
	APPARATI ELETTRICI: motori, interruttori, quadri, cavi ecc.								

PIANO TERRA – SCALA 1:200

Legenda

	Cassetta pronto soccorso
	Percorso di uscita orizzontale
	Percorso di uscita in basso
	IDRANTE SU NASPO
	USCITE DI EMERGENZA
	ESTINTORE PORTATILE A POLVERE
	ESTINTORE PORTATILE AD ANIDRIDE CARBONICA
	PUNTO DI RACCOLTA
	LUCI DI SICUREZZA - ILLUMINAZIONE DI EMERGENZA
	ALLARME MANUALE
	QUADRO ELETTRICO

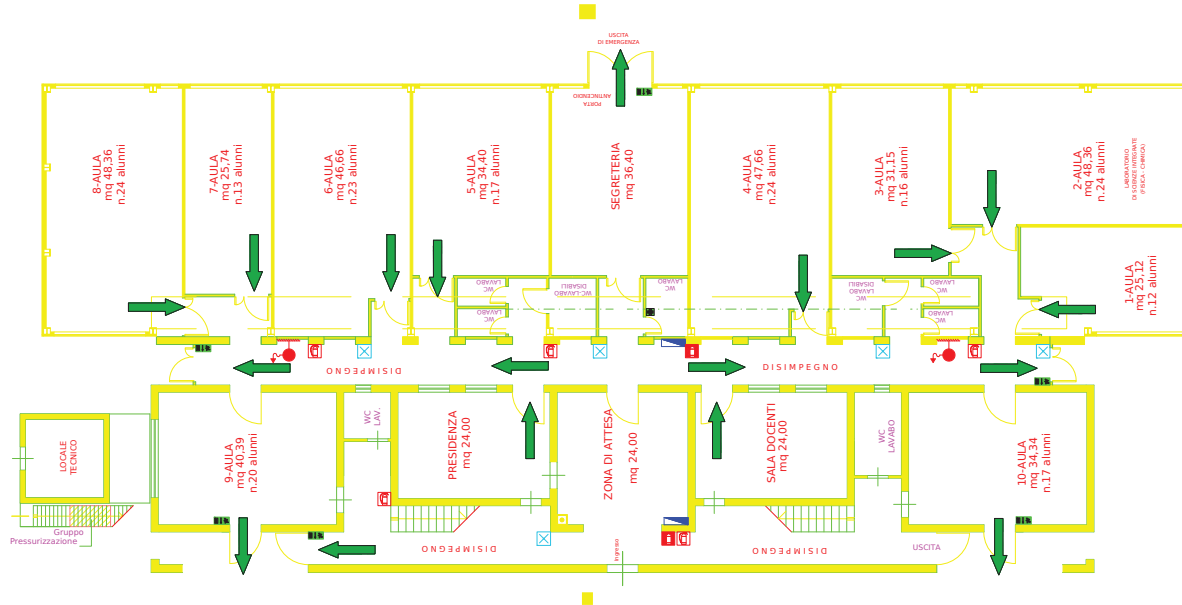

NUMERI DI EMERGENZA

Vigili del fuoco	115
Pronto soccorso	118
Polizia	113
Carabinieri	112

PROCEDURE PER L'EVACUAZIONE

- xi-1.5,13,a0.83333,sm1.15;1) Mantenere la calma - Non gridare - Evitare azioni rischiose - Non spingere
- 2) Segnalare al Responsabile dell'azienda il pericolo d'incendio
- 3) Utilizzare gli estintori per spegnere piccoli focolai seguendo le istruzioni ricevute
- 4) Portare aiuto ai portatori di handicap sino all'uscita di sicurezza più vicina
- 5) Abbandonare i locali chiudendo le finestre e le porte per evitare che l'incendio si propaghi, e seguire la segnaletica per l'uscita di emergenza
- 6) Non aprire le porte che non servono per seguire la via di fuga perché dietro potrebbe essersi sviluppato un incendio
- 7) Mettere in sicurezza le attrezzature di lavoro e/o macchine che state utilizzando, prima di uscire dal locale in cui vi trovate
- 8) Evitare di andare controcorrente e di tornare sui propri passi
- 9) Se si è immersi nel fumo, respirare col naso, a piccoli respiri proteggendosi con un fazzoletto bagnato, e camminare chinati, l'aria è migliore vicino al pavimento

PROCEDURE UTILIZZO PRESIDI ANTINCENDIO

TIPO DI INCENDIO		ESTINGUENTE ADATTO							COME USARLO
DEFINIRE LA CLASSE DELL'INCENDIO	SCEGLIERE L'ESTINTORE ADATTO	ACQUA	SCHIUMA	ANIDRIDE CARBONICA (CO2)	POLVERE CHIMICA	POLVERE SPECIALE	FLUOBRENE E SIMILI	AZOTO	
									ACQUA (estintore e idrante): tenersi ben saldi sulle gambe e dirigere il getto alla base delle fiamme. Non usare su parti in tensione. Togliere la corrente.
A	USARE QUESTI ESTINGUENTI COMBUSTIBILI ORDINARI: legno carta stracci cartoni ecc.								SCHIUMA: non lanciare il getto nel liquido che brucia. Lasciar cadere dolcemente la schiuma sul fuoco. Non usare su parti in tensione.
B	USARE QUESTI ESTINGUENTI LIQUIDI INFAMMABILI: solventi benzina vernici oli ecc.								ANIDRIDE CARBONICA E AZOTO: dirigere il getto il più possibile vicino al fuoco prima ai bordi delle fiamme e poi davanti e sopra. Non respirare i vapori.
C	USARE QUESTI ESTINGUENTI APPARATI ELETTRICI: motori interruttori quadri cavi ecc.								POLVERI: dirigere il getto alla base delle fiamme. FLUOBRENE e altri IDROCARBURI ALOGENATI: dirigere il getto alla base delle fiamme. Non respirare i vapori.